



日期	
会签人	
工种	建筑电气
日期	
会签人	
工种	给排水

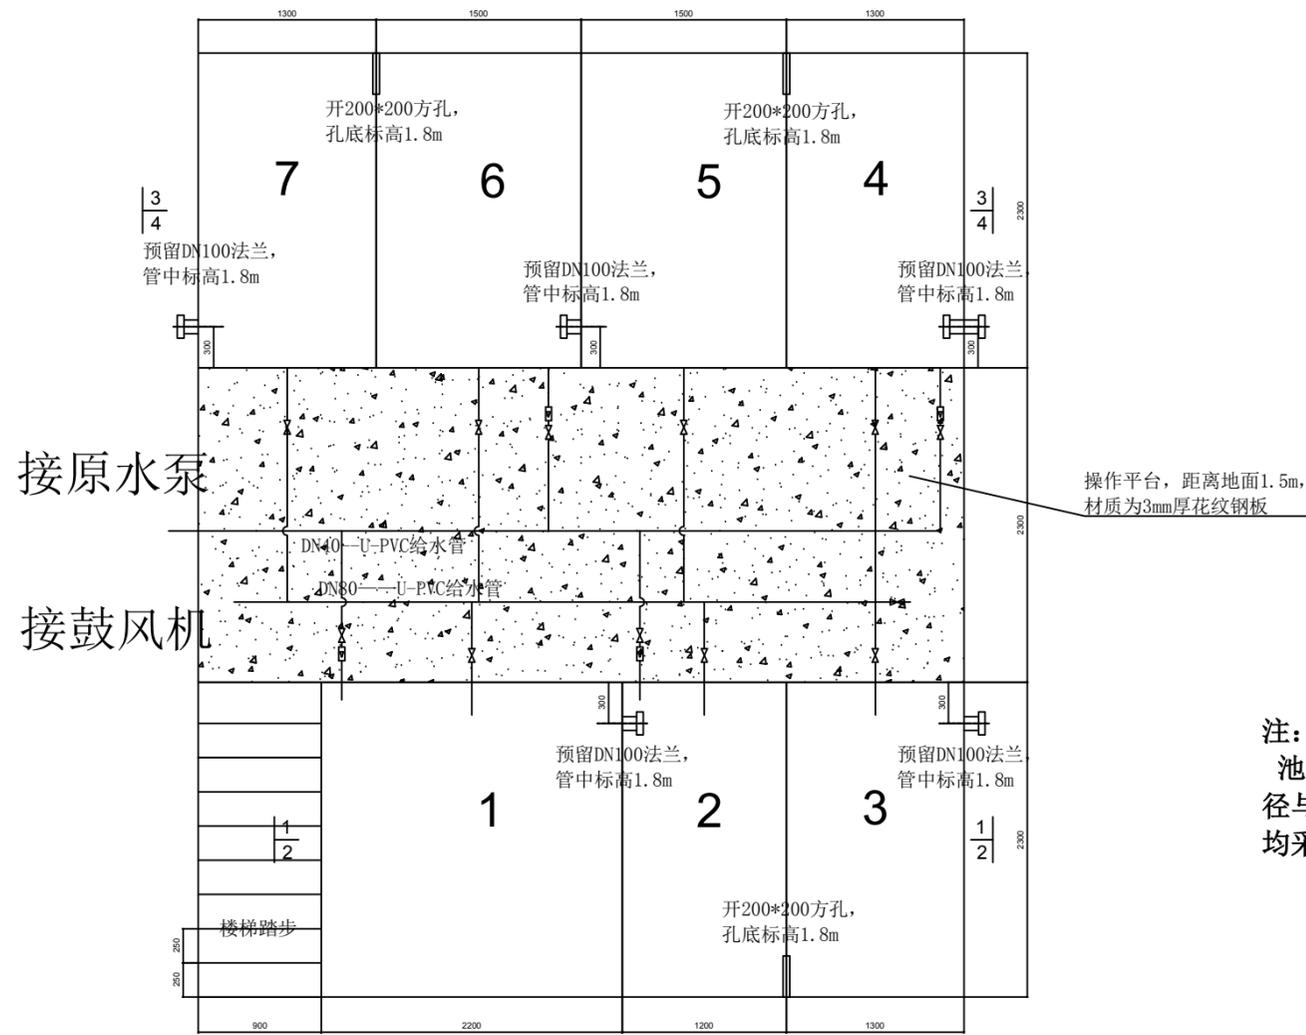

设备平面布置图/俯视图

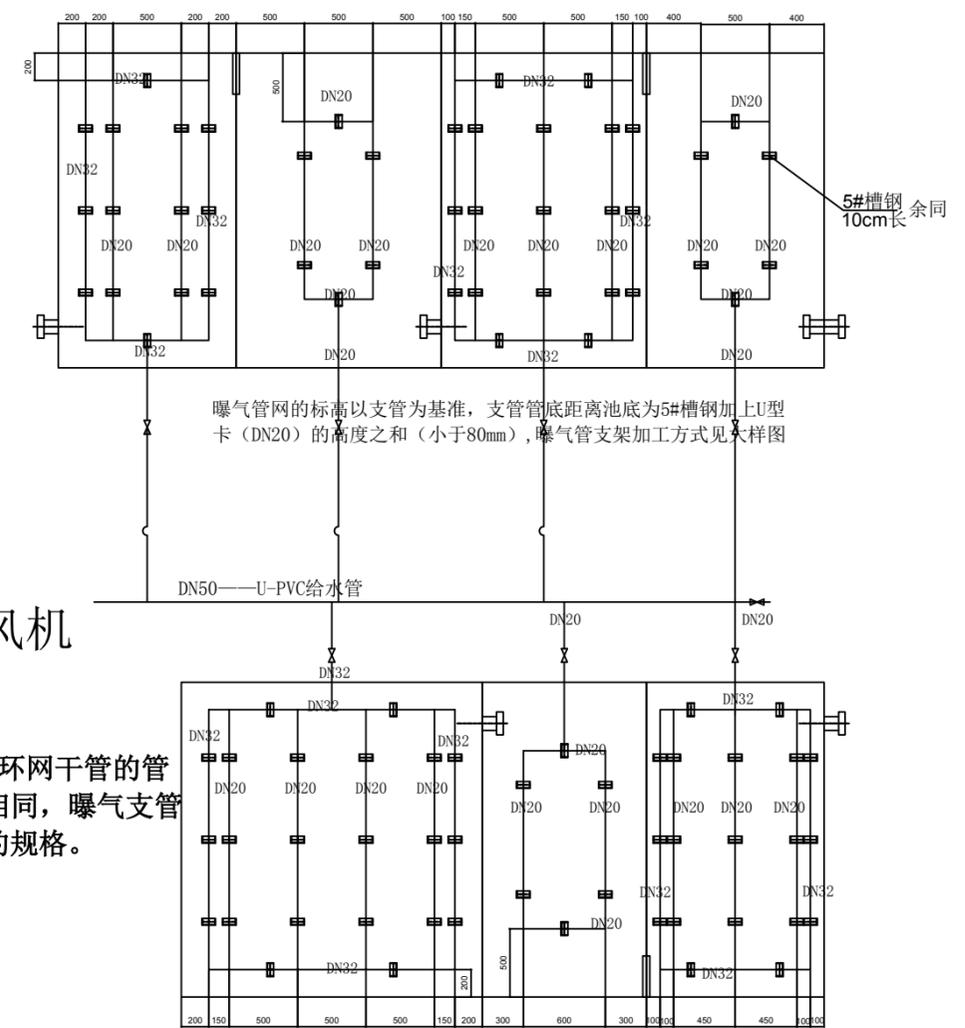


接鼓风机

注：
池内的曝气环网干管的管径与支干管相同，曝气支管均采用DN20的规格。


曝气管及其支架安装详图/俯视图

中国科学院城市环境研究所			工程项目	分段进水多段A/O污水处理中试装置	工程编号
总工程师		校对	图名： 一体化装置平面图&曝气管及支架安装图		比例
审核		校核			专业
专业负责人		设计			设计阶段
工程负责人		制图			图号
					日期


日期	日期	日期	日期
会签人	会签人	会签人	会签人
工种	工种	工种	工种
建筑	电气	工艺	给排水

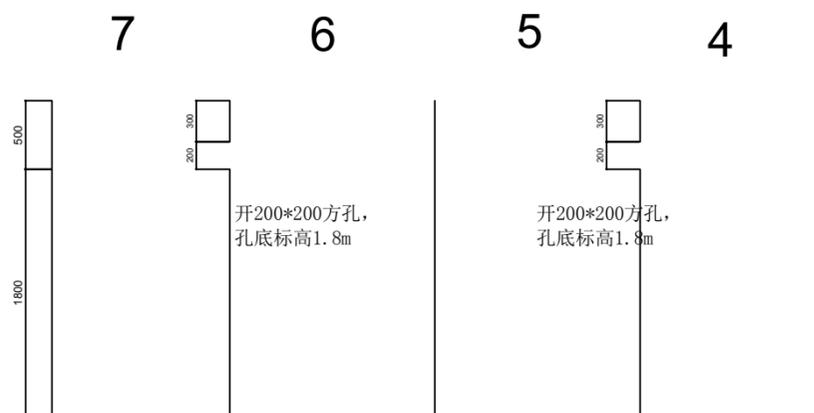


装置3-3剖面图&内部开孔图

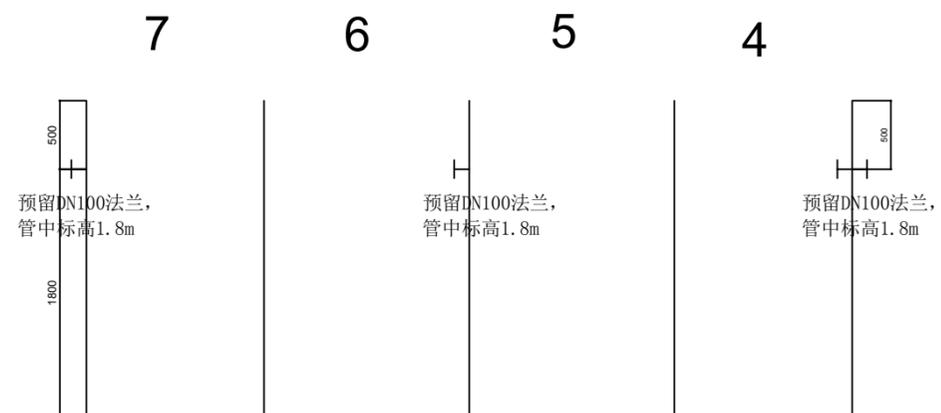

装置4-4剖面图&内部开孔图

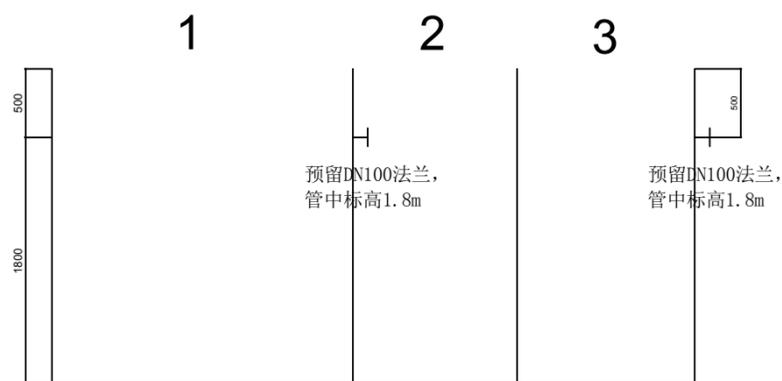

装置1-1剖面图&内部开孔图

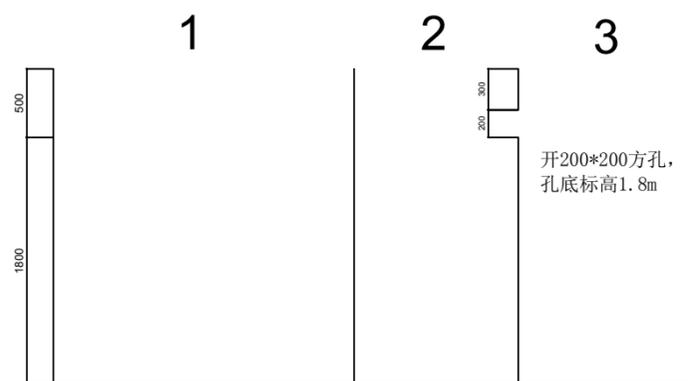

装置2-2剖面图&内部开孔图

中国科学院城市环境研究所				工程项目	分段进水多段A/O污水处理中试装置	工程编号	
总工程师		校对		图名： 一体化装置剖面图&内部开孔预留件分布图		比例	
审核		校核				专业	
专业负责人		设计				设计阶段	
工程负责人		制图				图号	
						日期	

